

**Cliente:** Metrovacesa

**Ubicación:** Valencia

**Plazo de fabricación y entrega cliente:** 25 días

**Superficie construida:** 62 m<sup>2</sup> aprox.

Medidas exteriores: 8,5 X 7,32 m

## Estructura

- 4 Modulos MSN 15 ensamblados

## Cerramiento exterior

- Cerramientos en paneles tipo sándwich espesor de 40 mm. y lacados en RAL 5002
- Estructura metálica lacada en RAL 5002

## Cubierta

- Cubierta exterior con panel sándwich 40 mm.
- Canalón oculto.

## Divisiones interiores

- Tabiques divisorio yeso laminado 15+46+15 LM40.

## Carpintería metálica

- Puerta 1 hoja abatible 1076x2525x40, 3+3 RAL 5002
- Fijos acristalado de diversas medidas de LB. 3+3 RAL 5002
- Ventana basculante de diversas medidas 3+3 RAL 5002

## Revestimientos horizontales y verticales

- Revestimiento suelo laminado sist Uniclick AC-5
- Falso techo placas de yeso laminado Tipo-N 13 mm ais. FM 40




## OFICINAS CENTRALES ABC MODULAR

Av. Ausias March s/n

Polígono Industrial Cap de L'Horta

46185 Pobla de Vallbona (Valencia)

Tlf: 961 662 728

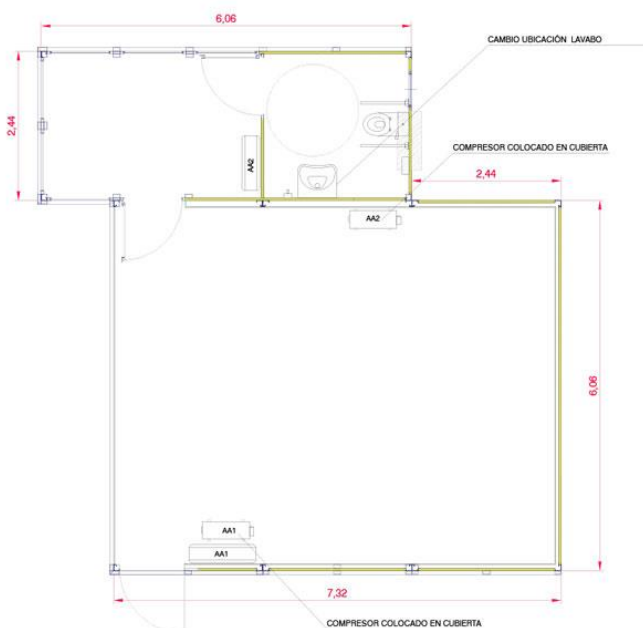

UNIDAD AUTONOMO INTERIOR SPLIT  
 UNIDAD AUTONOMO EXTERIOR COMPRESOR

PROYECTO: OFICINA DE VENTAS CAMINO MORERAS  
 PLANO: PLANTA  
 MODELO: MSN 15 ESPECIAL  
 CLIENTE: METROVACESA  
 ELABORADO: M. INIESTA

Avda. Ausias March s/n - P.I. Cap de l'Horta - 46185 - Poble de Vallbona (Valencia) Tel: 961 662 728 Fax: 961 661 255

DIBUJADO: 27.02.19  
 ESCALA: 1/75  
 REVISADO: 16.05.19  
 Nº REVISION: 1  
 Nº PLANO: 1  
 Nº OFERTA: V037FB19-2

## Instalaciones

- Instalación eléctrica general de alumbrado y fuerza, realizada mediante canalización oculta, formada por cuadro eléctrico de distribución y protecciones, alumbrado downlight empotrados, tomas de corriente y luces de emergencia
- Instalación de fontanería y saneamiento oculta, de polibutileno y PVC respectivamente.
- Lavabos minusválidos con grifo gerontológico y barra de apoyo
- Climatización Aire Acond. Split Inverter Haier 2000fr y 4500fr

Accede a todos nuestros proyectos en <http://abcm modular.com/proyectos>



## OFICINAS CENTRALES ABC MODULAR

Av. Ausias March s/n  
 Polígono Industrial Cap de L'Horta  
 46185 Poble de Vallbona (Valencia)  
 Tlf: 961 662 728